


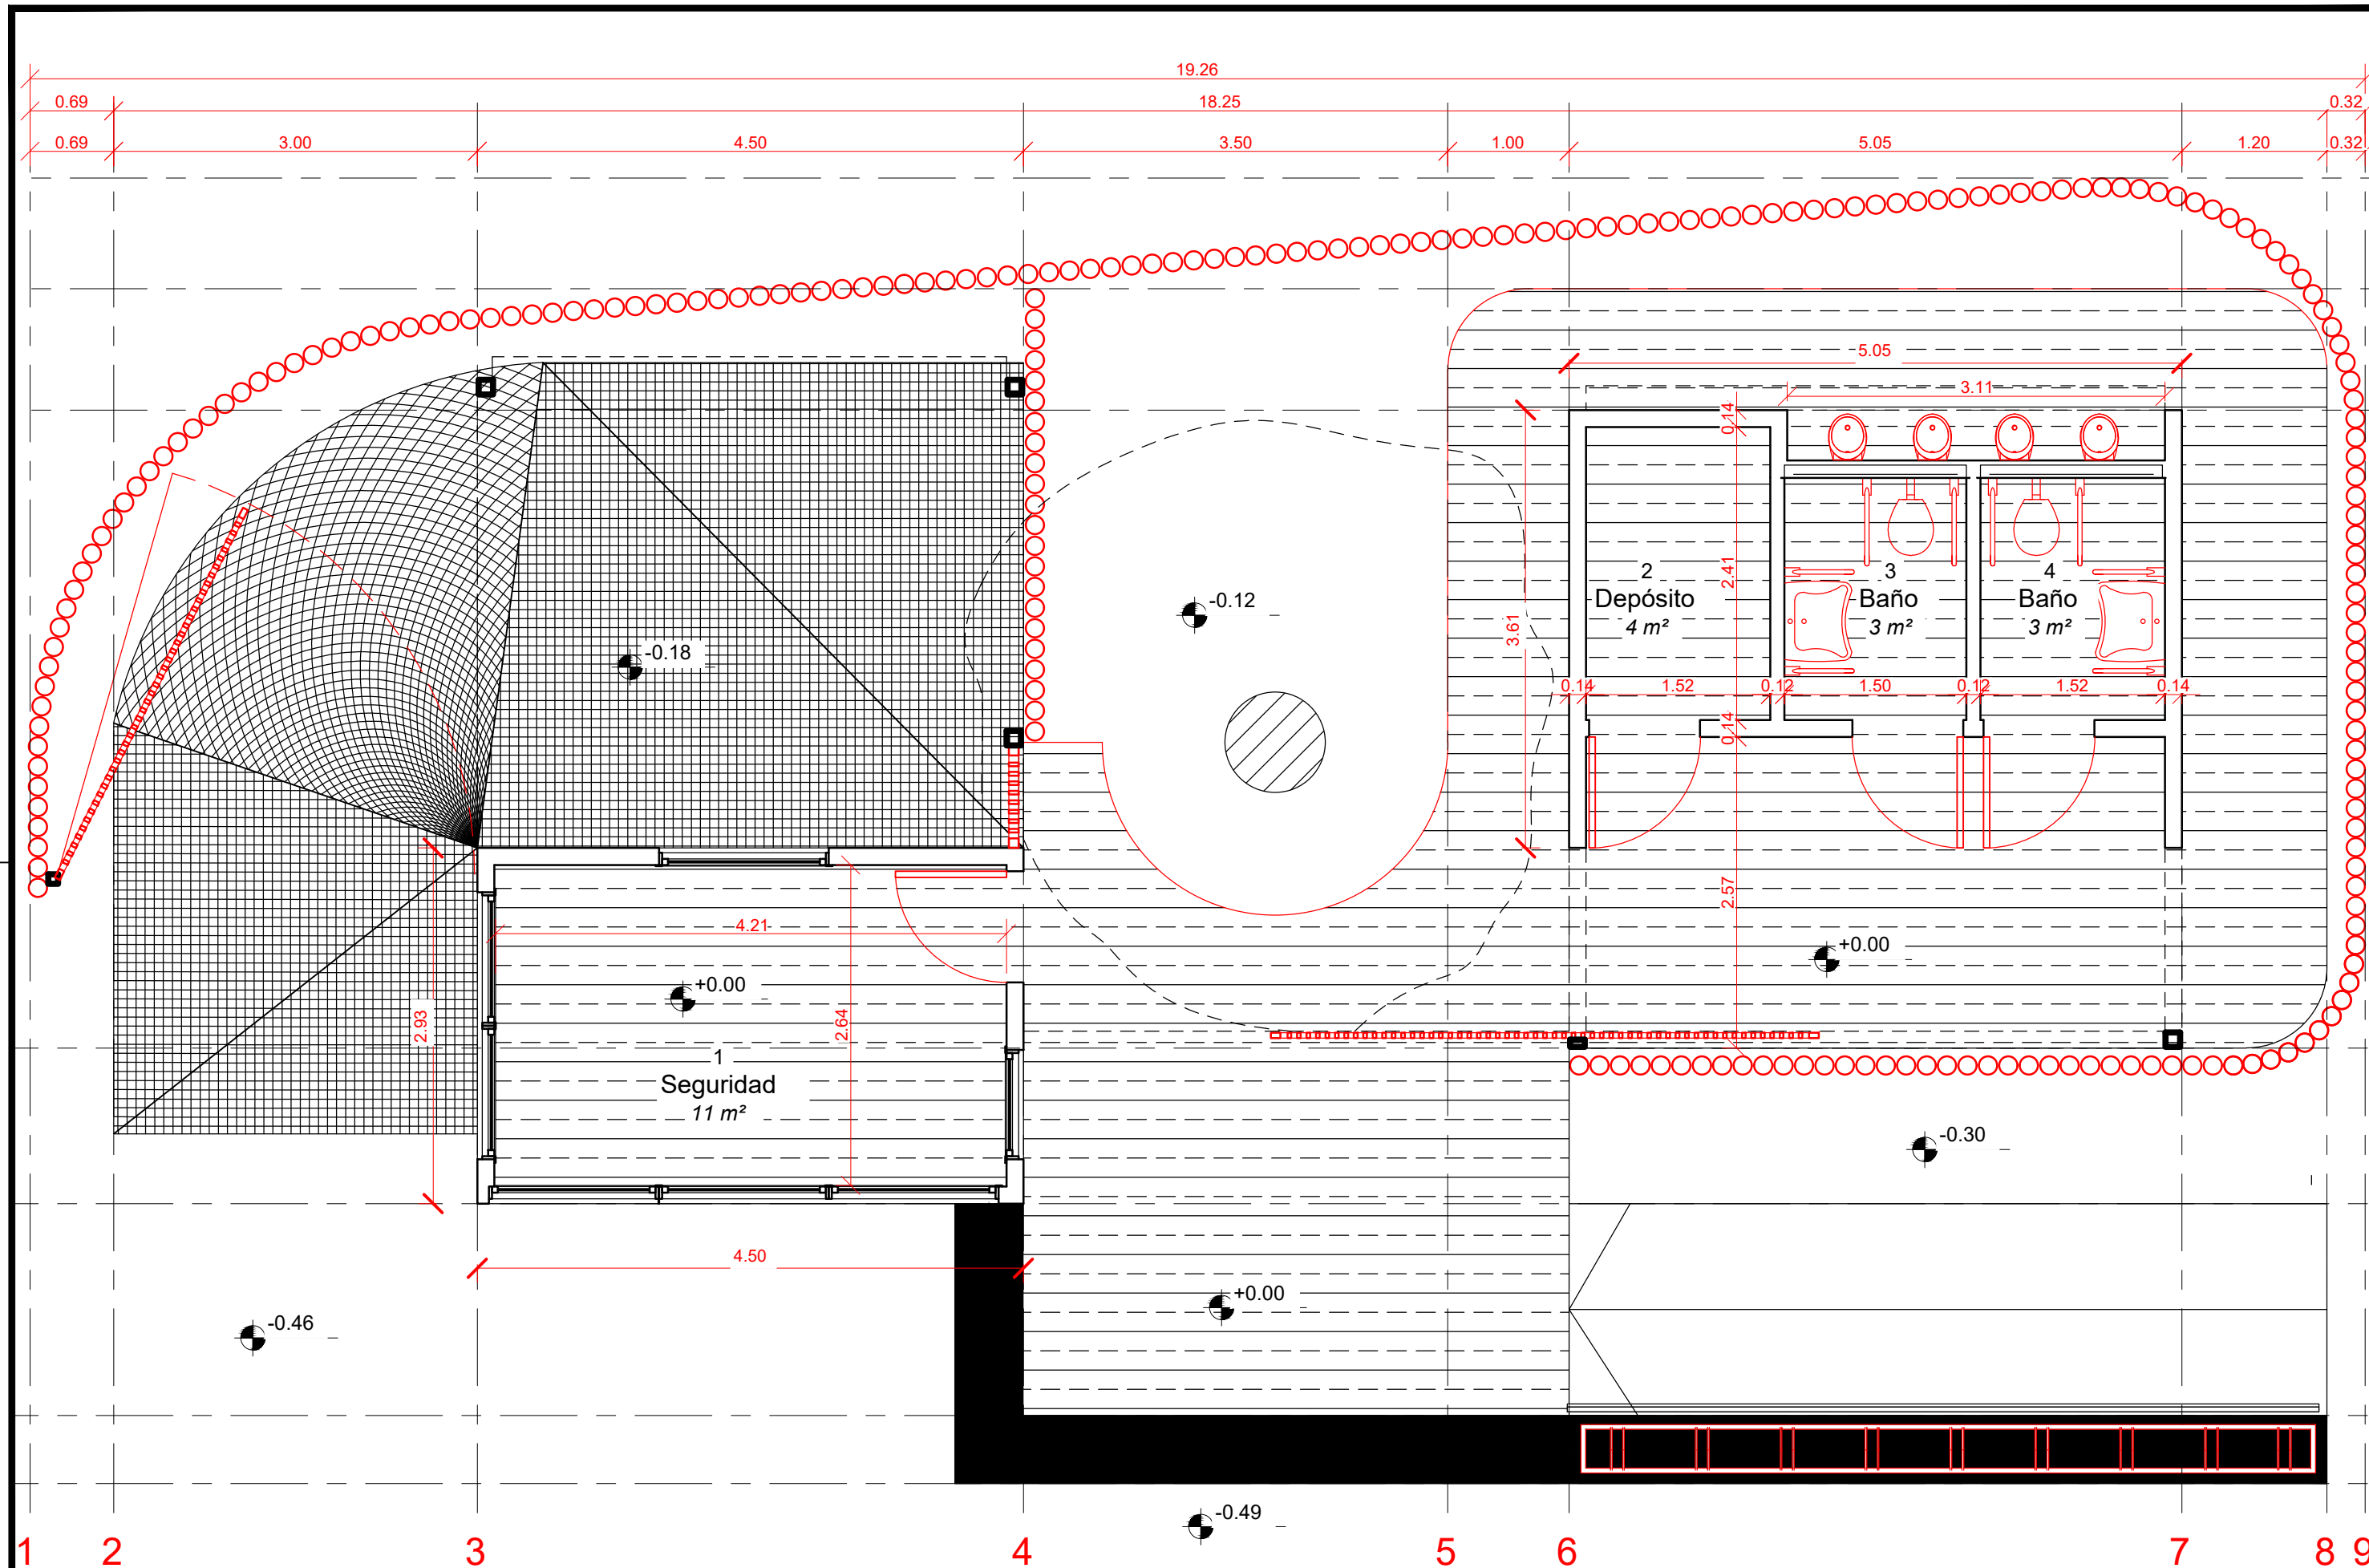

1 2 3 4 5 6 7 8 9

 SAN MIGUEL	PUESTO POLICIAL Y BAÑOS EN EL CORREDOR DE FRANCIA		ESCALA: 1:50	FECHA: 11-12-2024	PLANO: A02
	DIRECCIÓN DE ARQUITECTURA		LAMINA: PLANTA BAJA		
			ARCHIVO: A02-Planta.dwg		